


BLOCO ISOLAMENTO
ABASTECIMENTO ESCALA 1:50

OBS.:
A CENTRAL DE CAPITAÇÃO DE ÁGUA FLUVIAIS PARA REAPROVEITAMENTO DE SEM TRATAMENTO, DEVERÁ ATENDER AS ESPECIFICAÇÕES TÉCNICAS E CARACTERÍSTICAS REGIONAIS (RELEVO, CLIMA, ÁREA DE LOCAÇÃO DOS EQUIPAMENTOS, ENTRE OUTROS CONDICIONANTES), DO LOCAL A SER INSTALADO O CENTRO DE TREINAMENTO.


O PROJETO DE REDE ALIMENTADORA ÁGUA TRATADA DEVE ATENDER AS ESPECIFICAÇÕES TÉCNICAS E CARACTERÍSTICAS REGIONAIS (RELEVO, CLIMA, ÁREA DE LOCAÇÃO DOS EQUIPAMENTOS, ENTRE OUTROS CONDICIONANTES), DO LOCAL A SER INSTALADO O CENTRO DE TREINAMENTO.

OBS.:
A CENTRAL DE TRATAMENTO DOS AFLUENTES DE ESGOTO SANITÁRIO, DEVERÁ ATENDER AS ESPECIFICAÇÕES TÉCNICAS E CARACTERÍSTICAS REGIONAIS (RELEVO, CLIMA, ÁREA DE LOCAÇÃO DOS EQUIPAMENTOS ENTRE OUTROS CONDICIONANTES) DO LOCAL A SER INSTALADO O CENTRO DE TREINAMENTO.
O PROJETO DE REDE COLETORA DEPENDERÁ DO PROJETO DE LOCAÇÃO DAS UNIDADES.

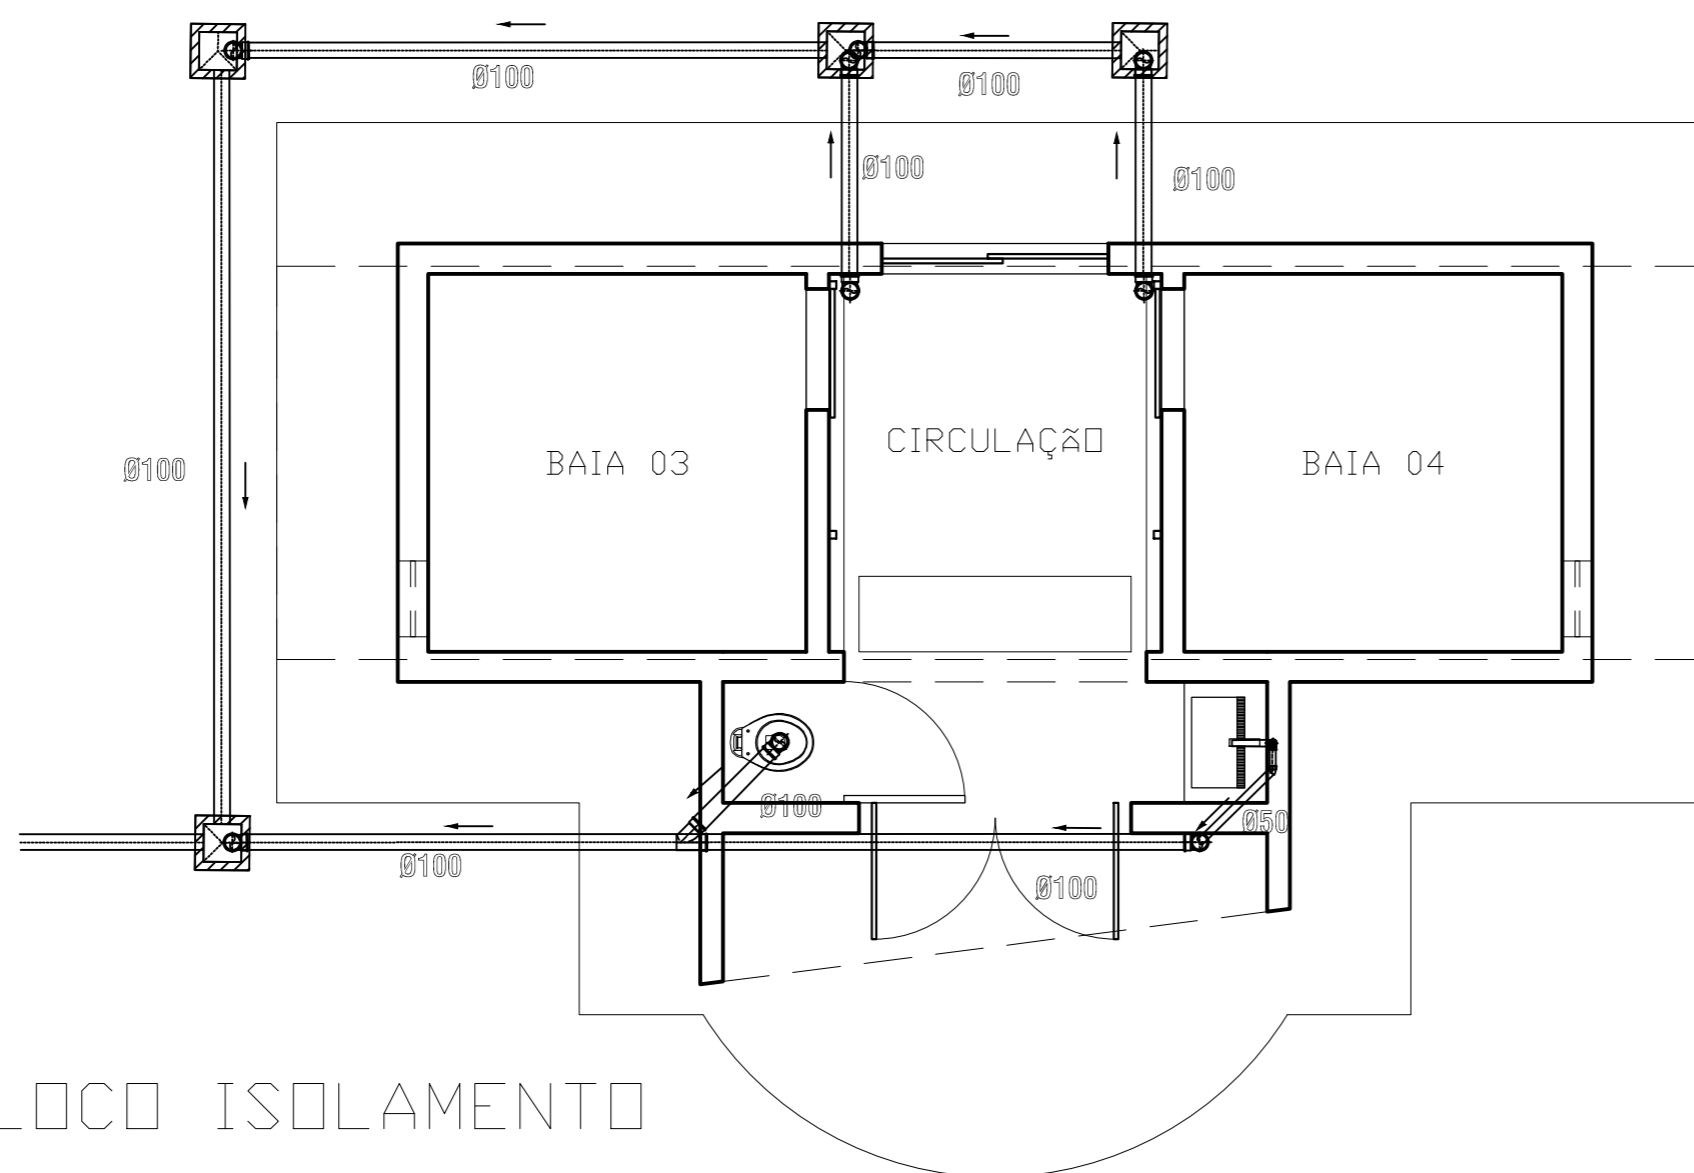

ENCAMINHAR AO SISTEMA DE TRATAMENTO CENTRAL COM LODO ATIVADO.

BLOCO ISOLAMENTO
ESGOTO SANITARIO ESCALA 1:50

 INSTITUTO FEDERAL DE EDUCAÇÃO, CIÊNCIA E TECNOLOGIA CATARINENSE		
CONTRATADA: INSTITUTO FEDERAL DE EDUCAÇÃO CIÊNCIA E TECNOLOGIA CATARINENSE - REITORIA TELEFONE: (47) 3331 7800 ENDEREÇO: RUA DAS MISSÕES, 100 BLUMENAU - SC		CONTRATANTE: INSTITUTO FEDERAL DE EDUCAÇÃO CIÊNCIA E TECNOLOGIA CATARINENSE UNIDADE: CAMPUS CAMBORIÚ ENDEREÇO: RUA JOAQUIM GARCIA - SN CAMBORIÚ - SC
AUTORIA DO PROJETO: ENG. CARLOS A. LAZZARIN CREA-SC:052503-9		CONTRATANTE:
NOME DO PROJETO: CENTRO DE TREINAMENTO CÃO-GUIA		
TÍTULO DO DESENHO: PLANTA HIDROSANITARIO BLOCO ISOLAMENTO		
OBJETIVO DO PROJETO: CONSTRUÇÃO	TIPO DE PROJETO: HIDROSANITÁRIO	FOLHA: 01
AUTORIA DO DESENHO: CARLOS A. LAZZARIN	ÁREA DO PROJETO: 29,74m ² (2040,28m ²)	
CIDADE - UF: BLUMENAU - SC	REVISÃO Nº: R01	
DATA: 08/2012	ESCALA: INDICADA	REFERÊNCIA: HID. 01/01